

Portal -135.0- 1 -150.3- 2
 WAZ120-29,50/37,00 WA120-49,00


Unterlage 9.2




380-kV-Anschlussleitung KW Haiming - UW Simbach

Lageplan


Portal - Mast-Nr. 2

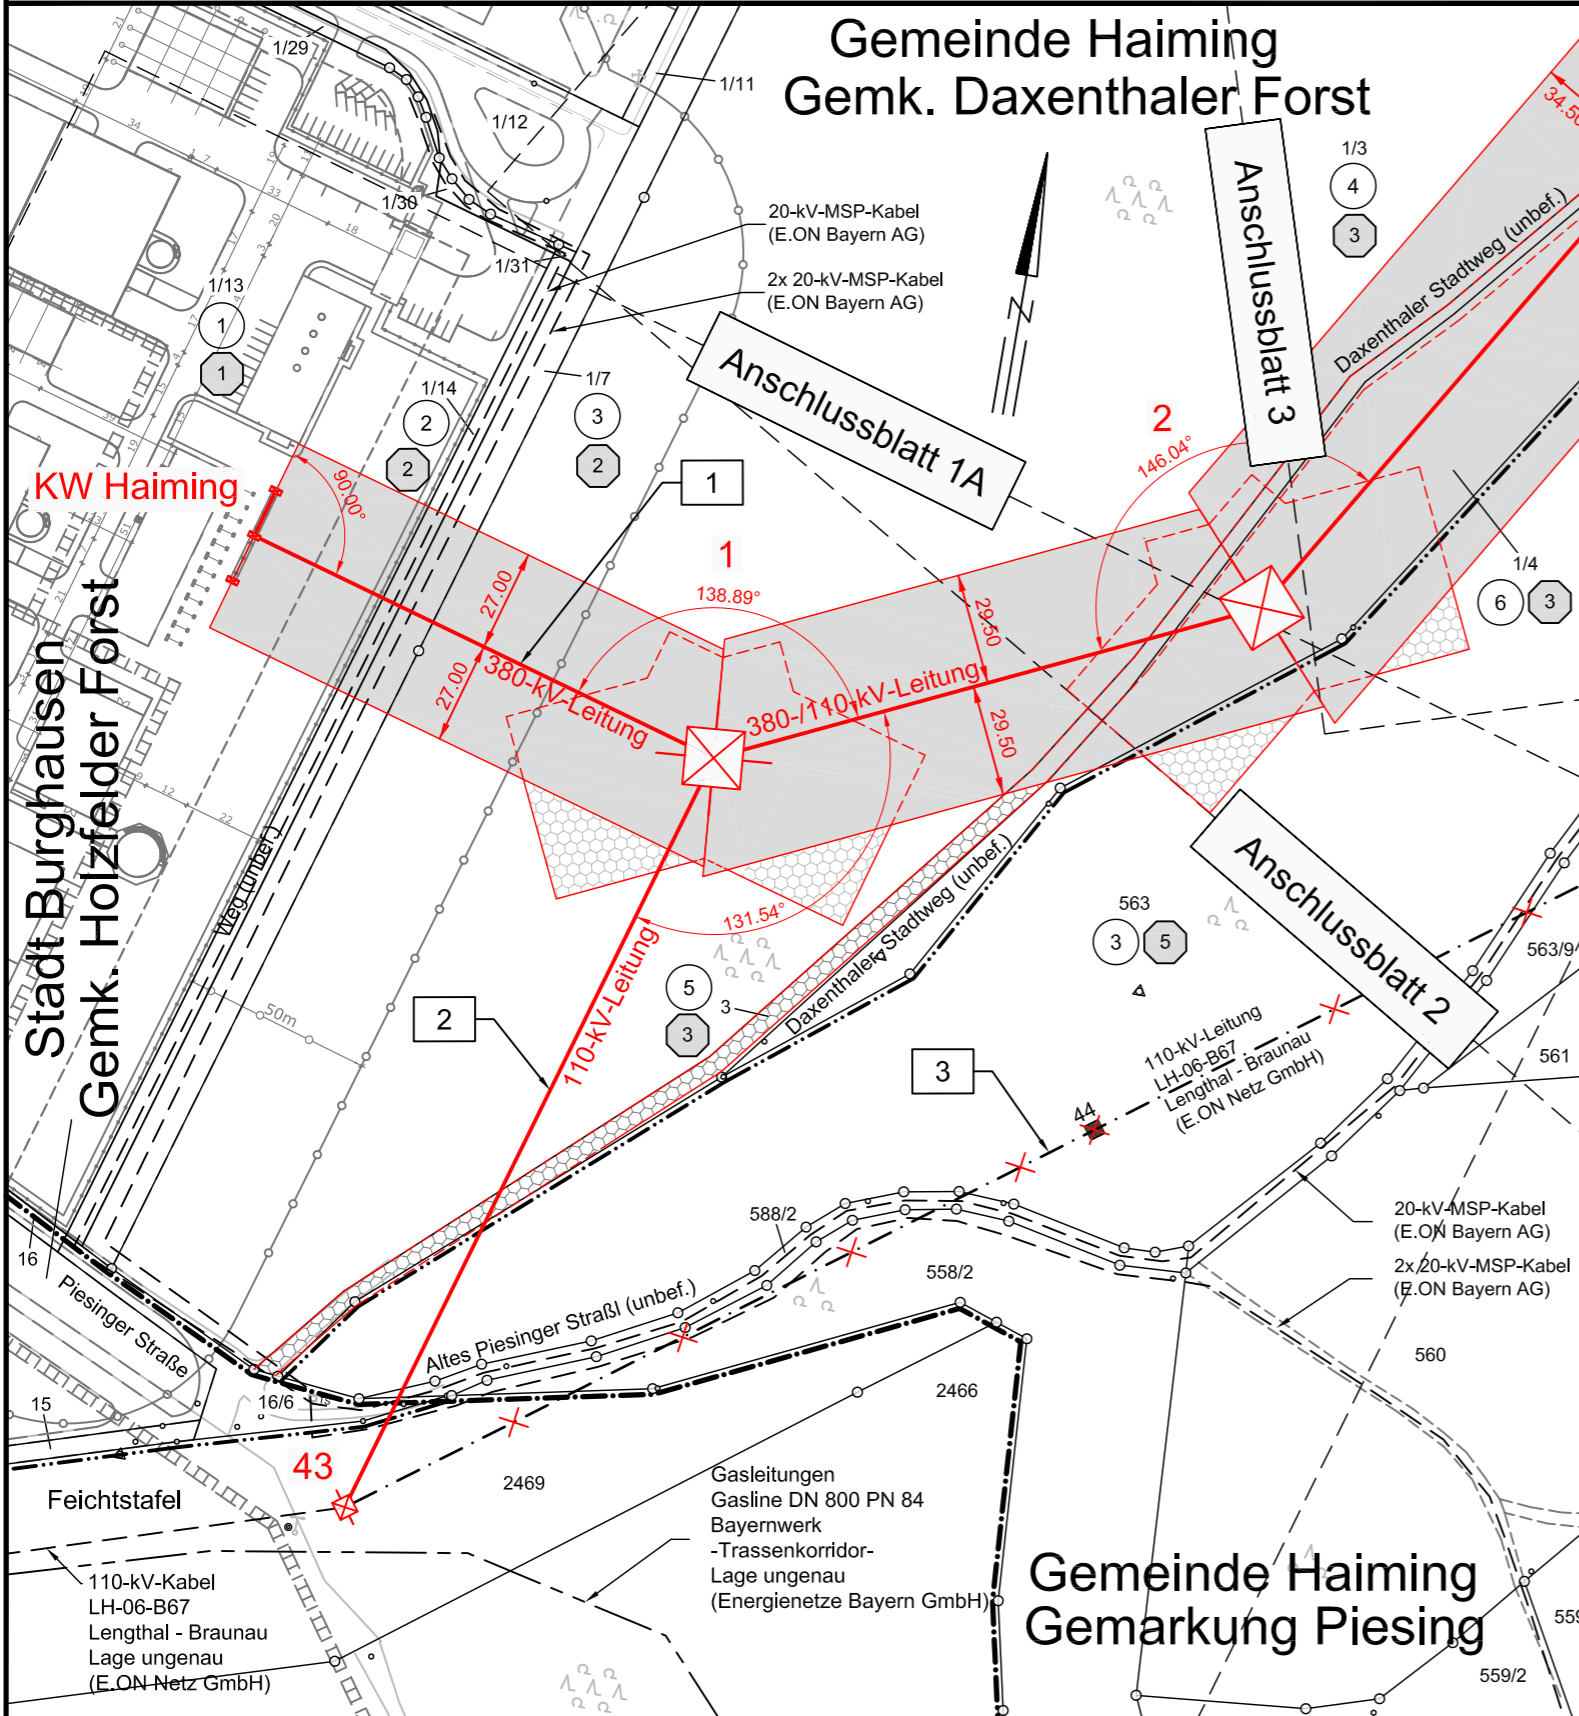

Legende:

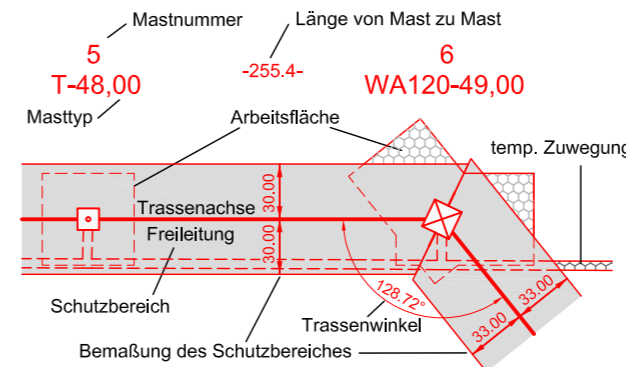

Grenzen:

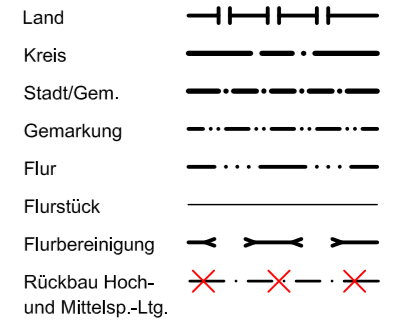

Vorhabensträgerin: **OMV** Kraftwerk Haiming GmbH
 Haiminger Straße 1
 D-84489 Burghausen

Generalplaner: **FICHTNER** GmbH & Co. KG
 Sarweystraße 3
 70191 Stuttgart

Planfeststellungsunterlage

Aufgestellt
 Burghausen, 01.06.2012

Reland Vacha

Satzungsgemäß ausgelegt in der Zeit
 vom
 bis

Zeit und Ort der Auslegung sind vor Auslegung ortsüblich bekannt gemacht worden

Gemeinde:

Firma: **K2E**
 K2 Engineering GmbH

Maßstab: 1:2000

Einheit: Meter

Dienststempel/Unterschrift

Planfeststellungsbehörde

Datum	Name
Bearb. 10.04.2012	Vocht
Gepr. 12.04.2012	Flemme
Zustand	Gültig
Org.-Einheit NAL	-

Stadt Burghausen
 Gemarkung Burghausen

Landkreis Altötting