


Speicherdatum: 11.04.2012 - Plotdatum: 13.04.2012

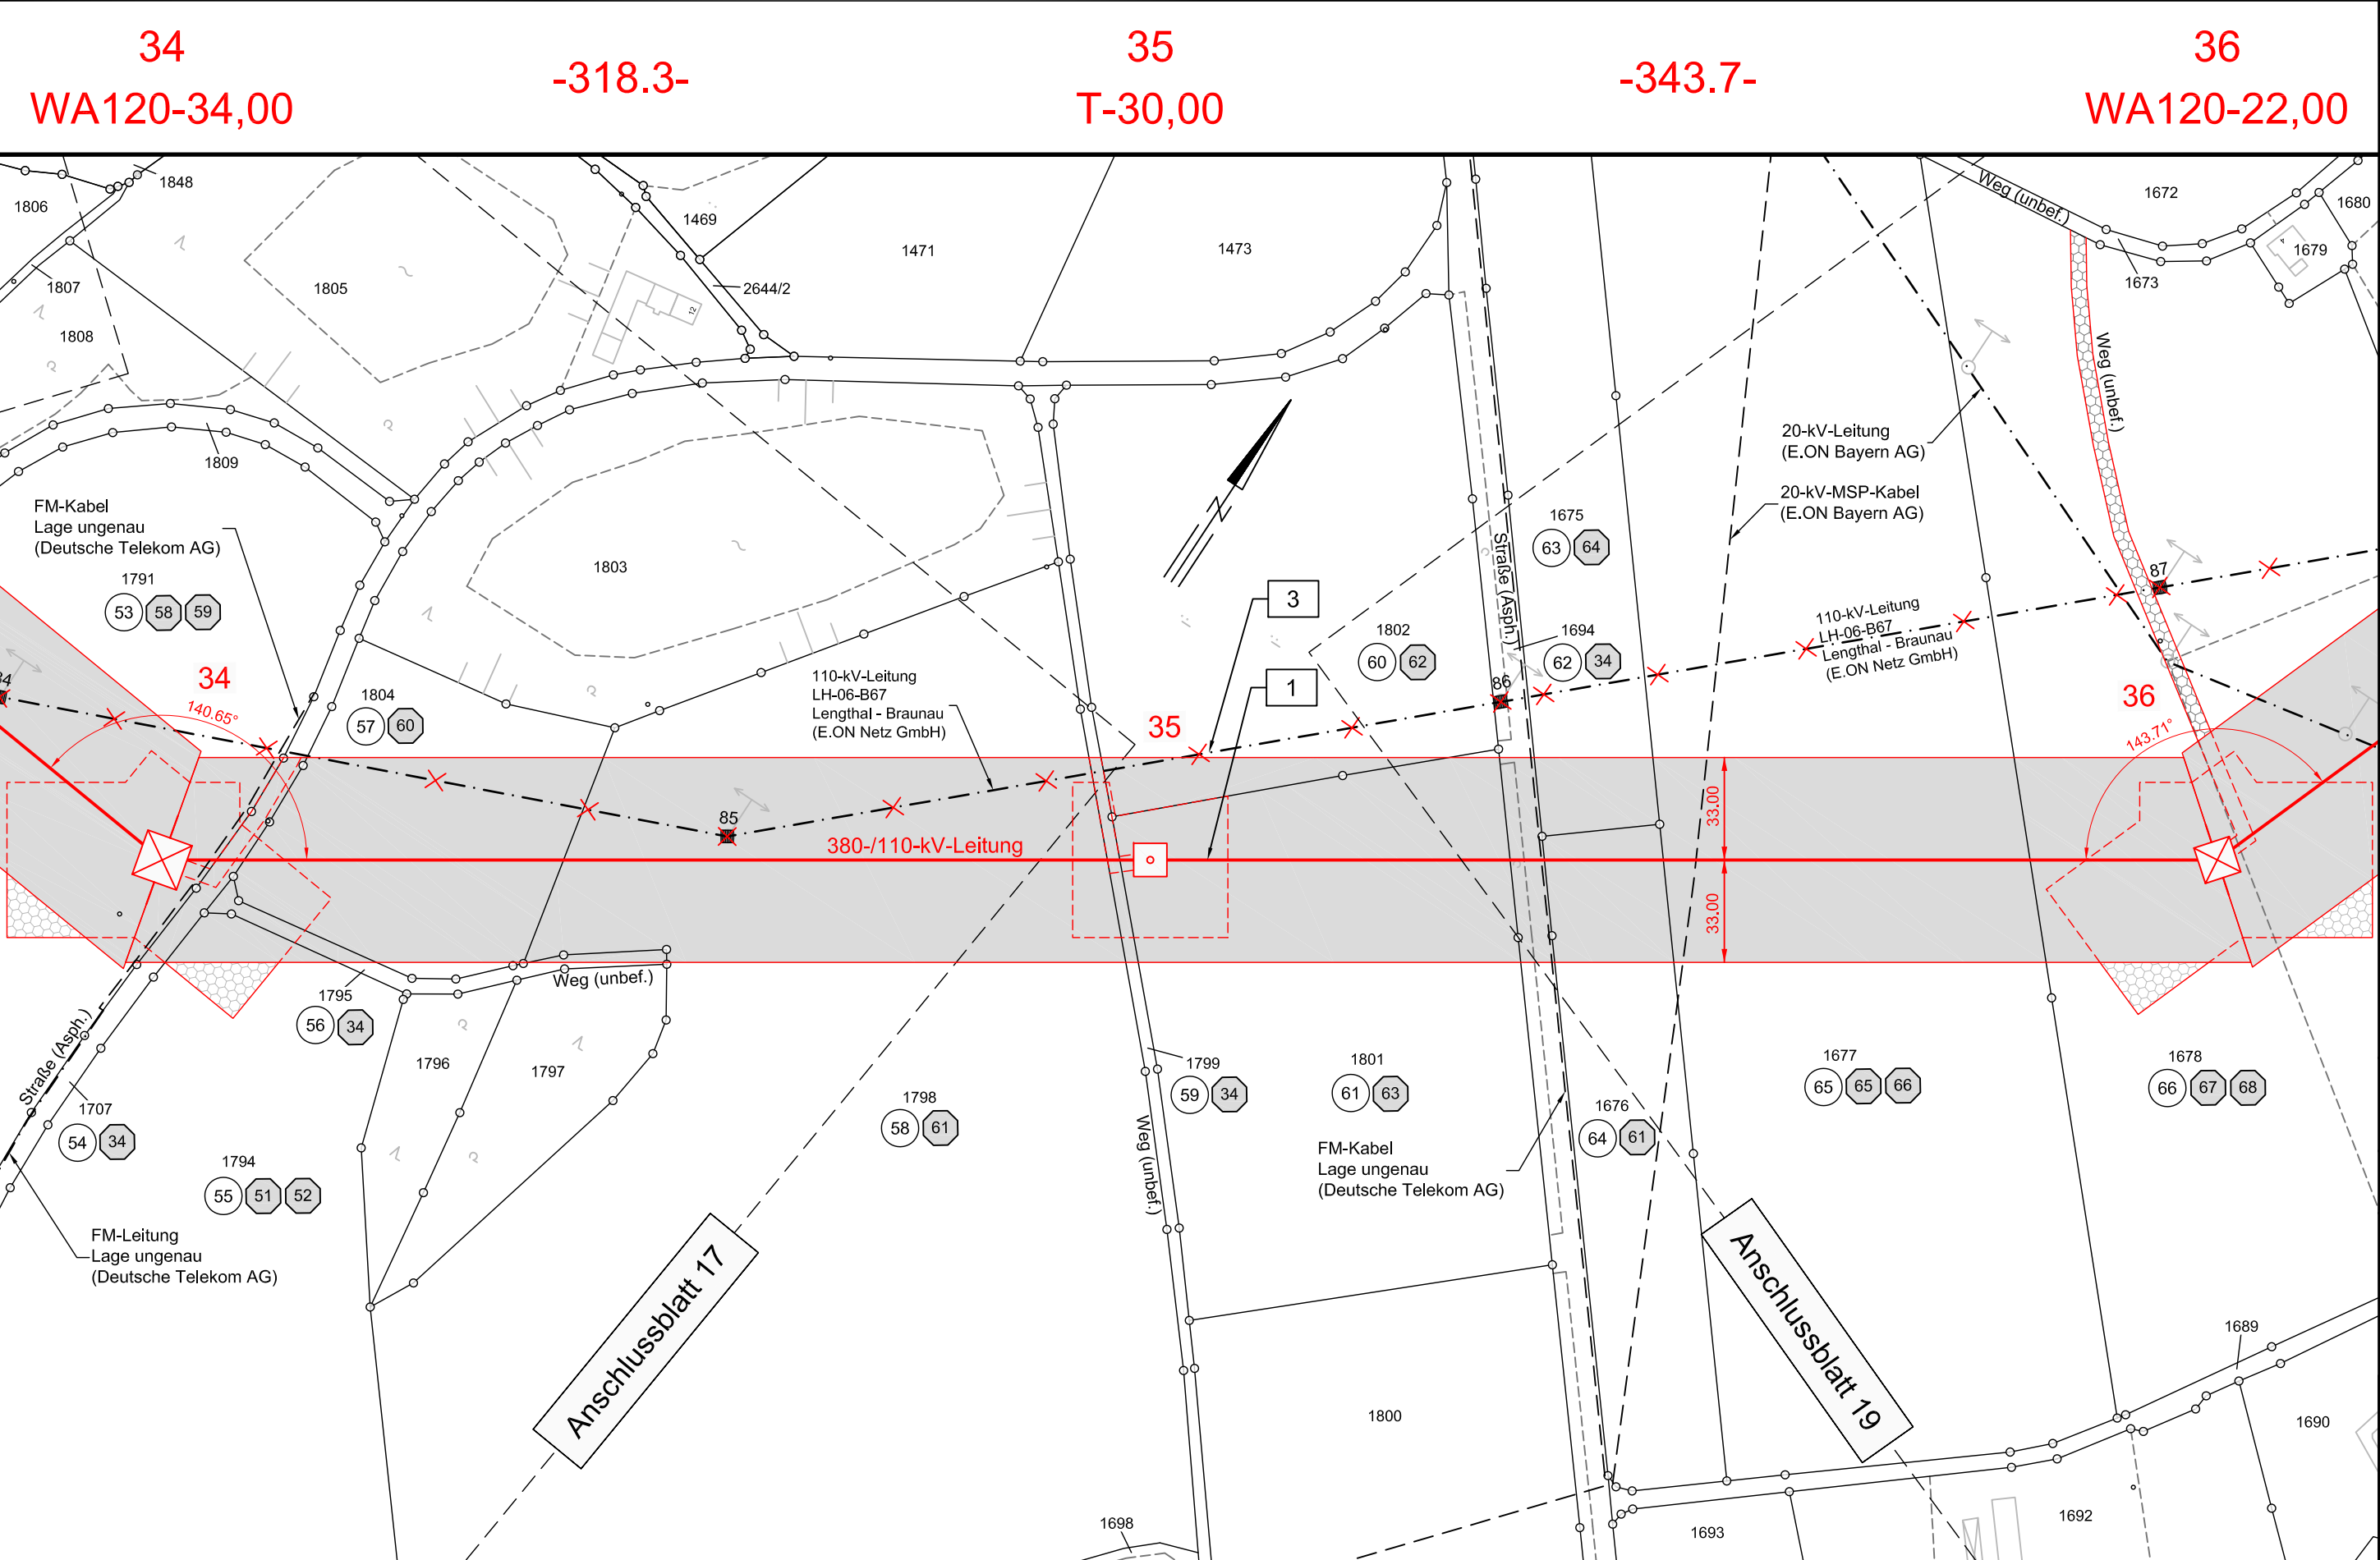

Unterlage 9.2




380-kV-Anschlussleitung KW Haiming - UW Simbach

Lageplan

Mast-Nr. 34 - Mast-Nr. 36

Legende:

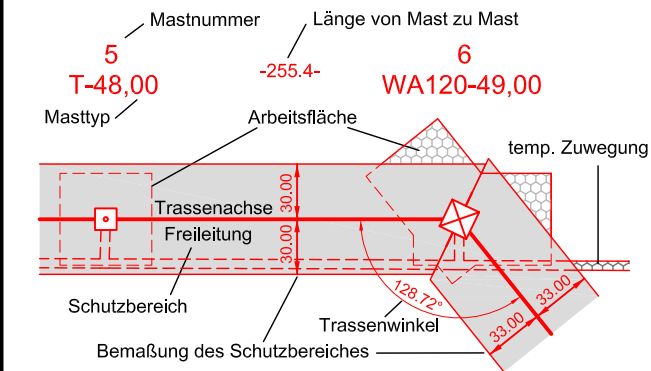

Grenzen:



- 1 Bauwerksnummer
- 1 Eigentümer Schlüsselnummer
- 5 Grundstücksordnungsnummer
- 37 Flurstücksnummer
- ⊗ Abspannmast
- ⊠ Tragmast

Vorhabensträgerin: **OMV** Kraftwerk Haiming GmbH
Haiminger Straße 1
D-84489 Burghausen

Generalplaner: **FICHTNER** GmbH & Co. KG
Sarweystraße 3
70191 Stuttgart

Planfeststellungsunterlage

Aufgestellt
Burghausen, 01.06.2012

Robert Voch

Satzungsgemäß ausgelegen in der Zeit
vom
bis

Zeit und Ort der Auslegung sind vor Auslegung ortsüblich bekannt gemacht worden
Gemeinde:

Firma
K2E
K2 Engineering GmbH

Maßstab:
1:2000

Einheit:
Meter

Datum	Name
Bearb. 10.04.2012	Vocht
Gepr. 12.04.2012	Flemme
Zustand	Gültig
Org.-Einheit NAL	-

Dienstsigel/Unterschrift

Planfeststellungsbehörde

Landkreis Rottal-Inn

Gemeinde Kirchdorf a.Inn
Gemarkung Kirchdorf a.Inn

LP18_034-036.dwg