

Landkreis Rottal-Inn

Gemeinde Kirchdorf a.Inn  
Gemarkung Kirchdorf a.Inn

## Unterlage 9.2




# 380-kV-Anschlussleitung KW Haiming - UW Simbach

## Lageplan

Mast-Nr. 48 - Mast-Nr. 50

### Legende:

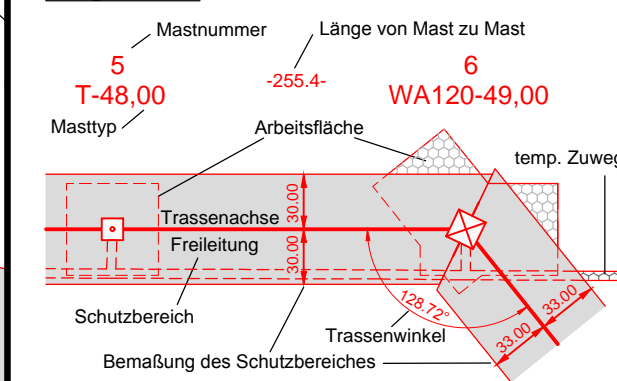

### Grenzen:



Vorhabensträgerin: **OMV** Kraftwerk Haiming GmbH  
Haiminger Straße 1  
D-84489 Burghausen

Generalplaner: **FICHTNER** GmbH & Co. KG  
Sarweystraße 3  
70191 Stuttgart

### Planfeststellungsunterlage

Aufgestellt  
Burghausen, 01.06.2012

*Roberto Vack*

Firma: **K2E**  
K2 Engineering GmbH

Maßstab: 1:2000  
Einheit: Meter

Datum	Name
Bearb. 10.04.2012	Vocht
Gepr. 12.04.2012	Flemme
Zustand	Gültig
Org.-Einheit NAL	-

Zust. Änderung Datum Name Blatt: 27 / 30

Satzungsgemäß ausgelegt in der Zeit  
vom .....  
bis .....

Zeit und Ort der Auslegung sind vor Auslegung ortsüblich bekannt gemacht worden

Gemeinde: .....

Dienstsigel/Unterschrift .....