


Speicherdatum: 09.08.2012 - Plotdatum: 14.08.2012

50 WA150-34,00 -312.1- 51 WA120spez.-40,00

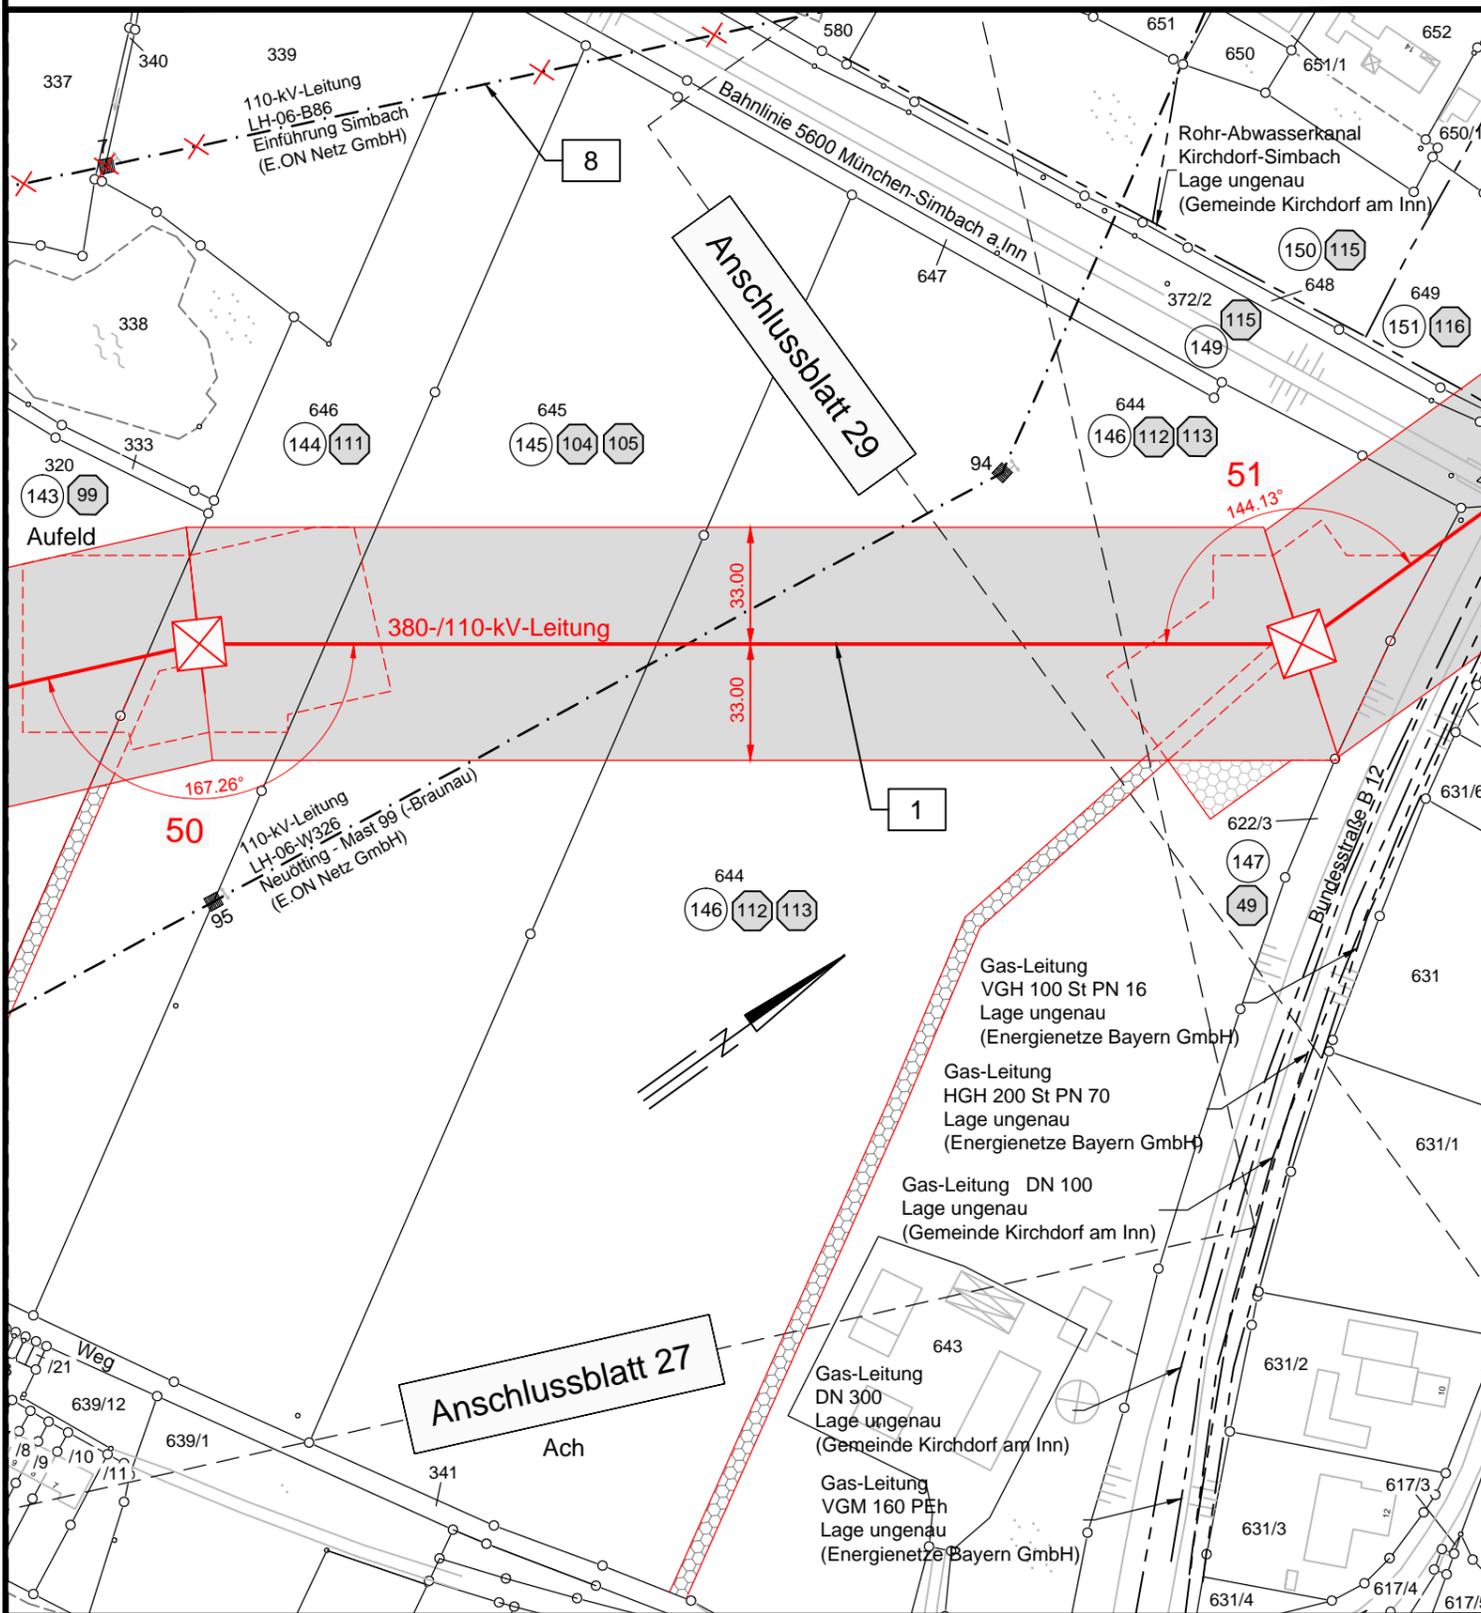

# Unterlage 9.2




## 380-kV-Anschlussleitung KW Haiming - UW Simbach


# Lageplan

Mast-Nr. 50 - Mast-Nr. 51

### Legende:

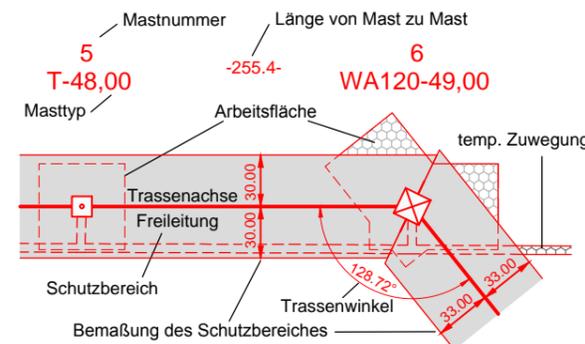

### Grenzen:

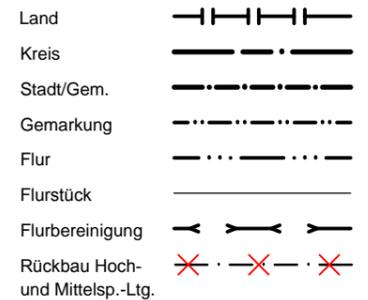

- 1 Bauwerksnummer
- 1 Eigentümer Schlüsselnummer
- 5 Grundstücksordnungsnummer
- 37 Flurstücksnummer
- ⊗ Abspannmast
- ⊙ Tragmast

Vorhabensträgerin: **OMV** Kraftwerk Haiming GmbH  
Haiminger Straße 1  
D-84489 Burghausen

Generalplaner: **FICHTNER** GmbH & Co. KG  
Sarweystraße 3  
70191 Stuttgart

### Planfeststellungsunterlage

Aufgestellt Burghausen, ..01.06.2012..

*Roland Vacha*

Satzungsgemäß ausgelegt in der Zeit vom ..... bis .....  
Zeit und Ort der Auslegung sind vor Auslegung ortsüblich bekannt gemacht worden  
Gemeinde: .....

Firma **K2E**  
K2 Engineering GmbH  
Maßstab: 1:2000  
Einheit: Meter

Datum	Name
Bearb. 10.04.2012	Vocht
Gepr. 12.04.2012	Flemme
Zustand	Gültig
Org.-Einheit NAL	-

Zust.	Änderung	Datum	Name	Blatt:
				28 / 30

Landkreis Rottal-Inn  
Gemeinde Kirchdorf a. Inn  
Gemarkung Kirchdorf a. Inn

LP28\_050-051\_A.dwg