


Speicherdatum: 12.07.2012 - Plottedatum: 16.07.2012

SLP19_036-037.dwg

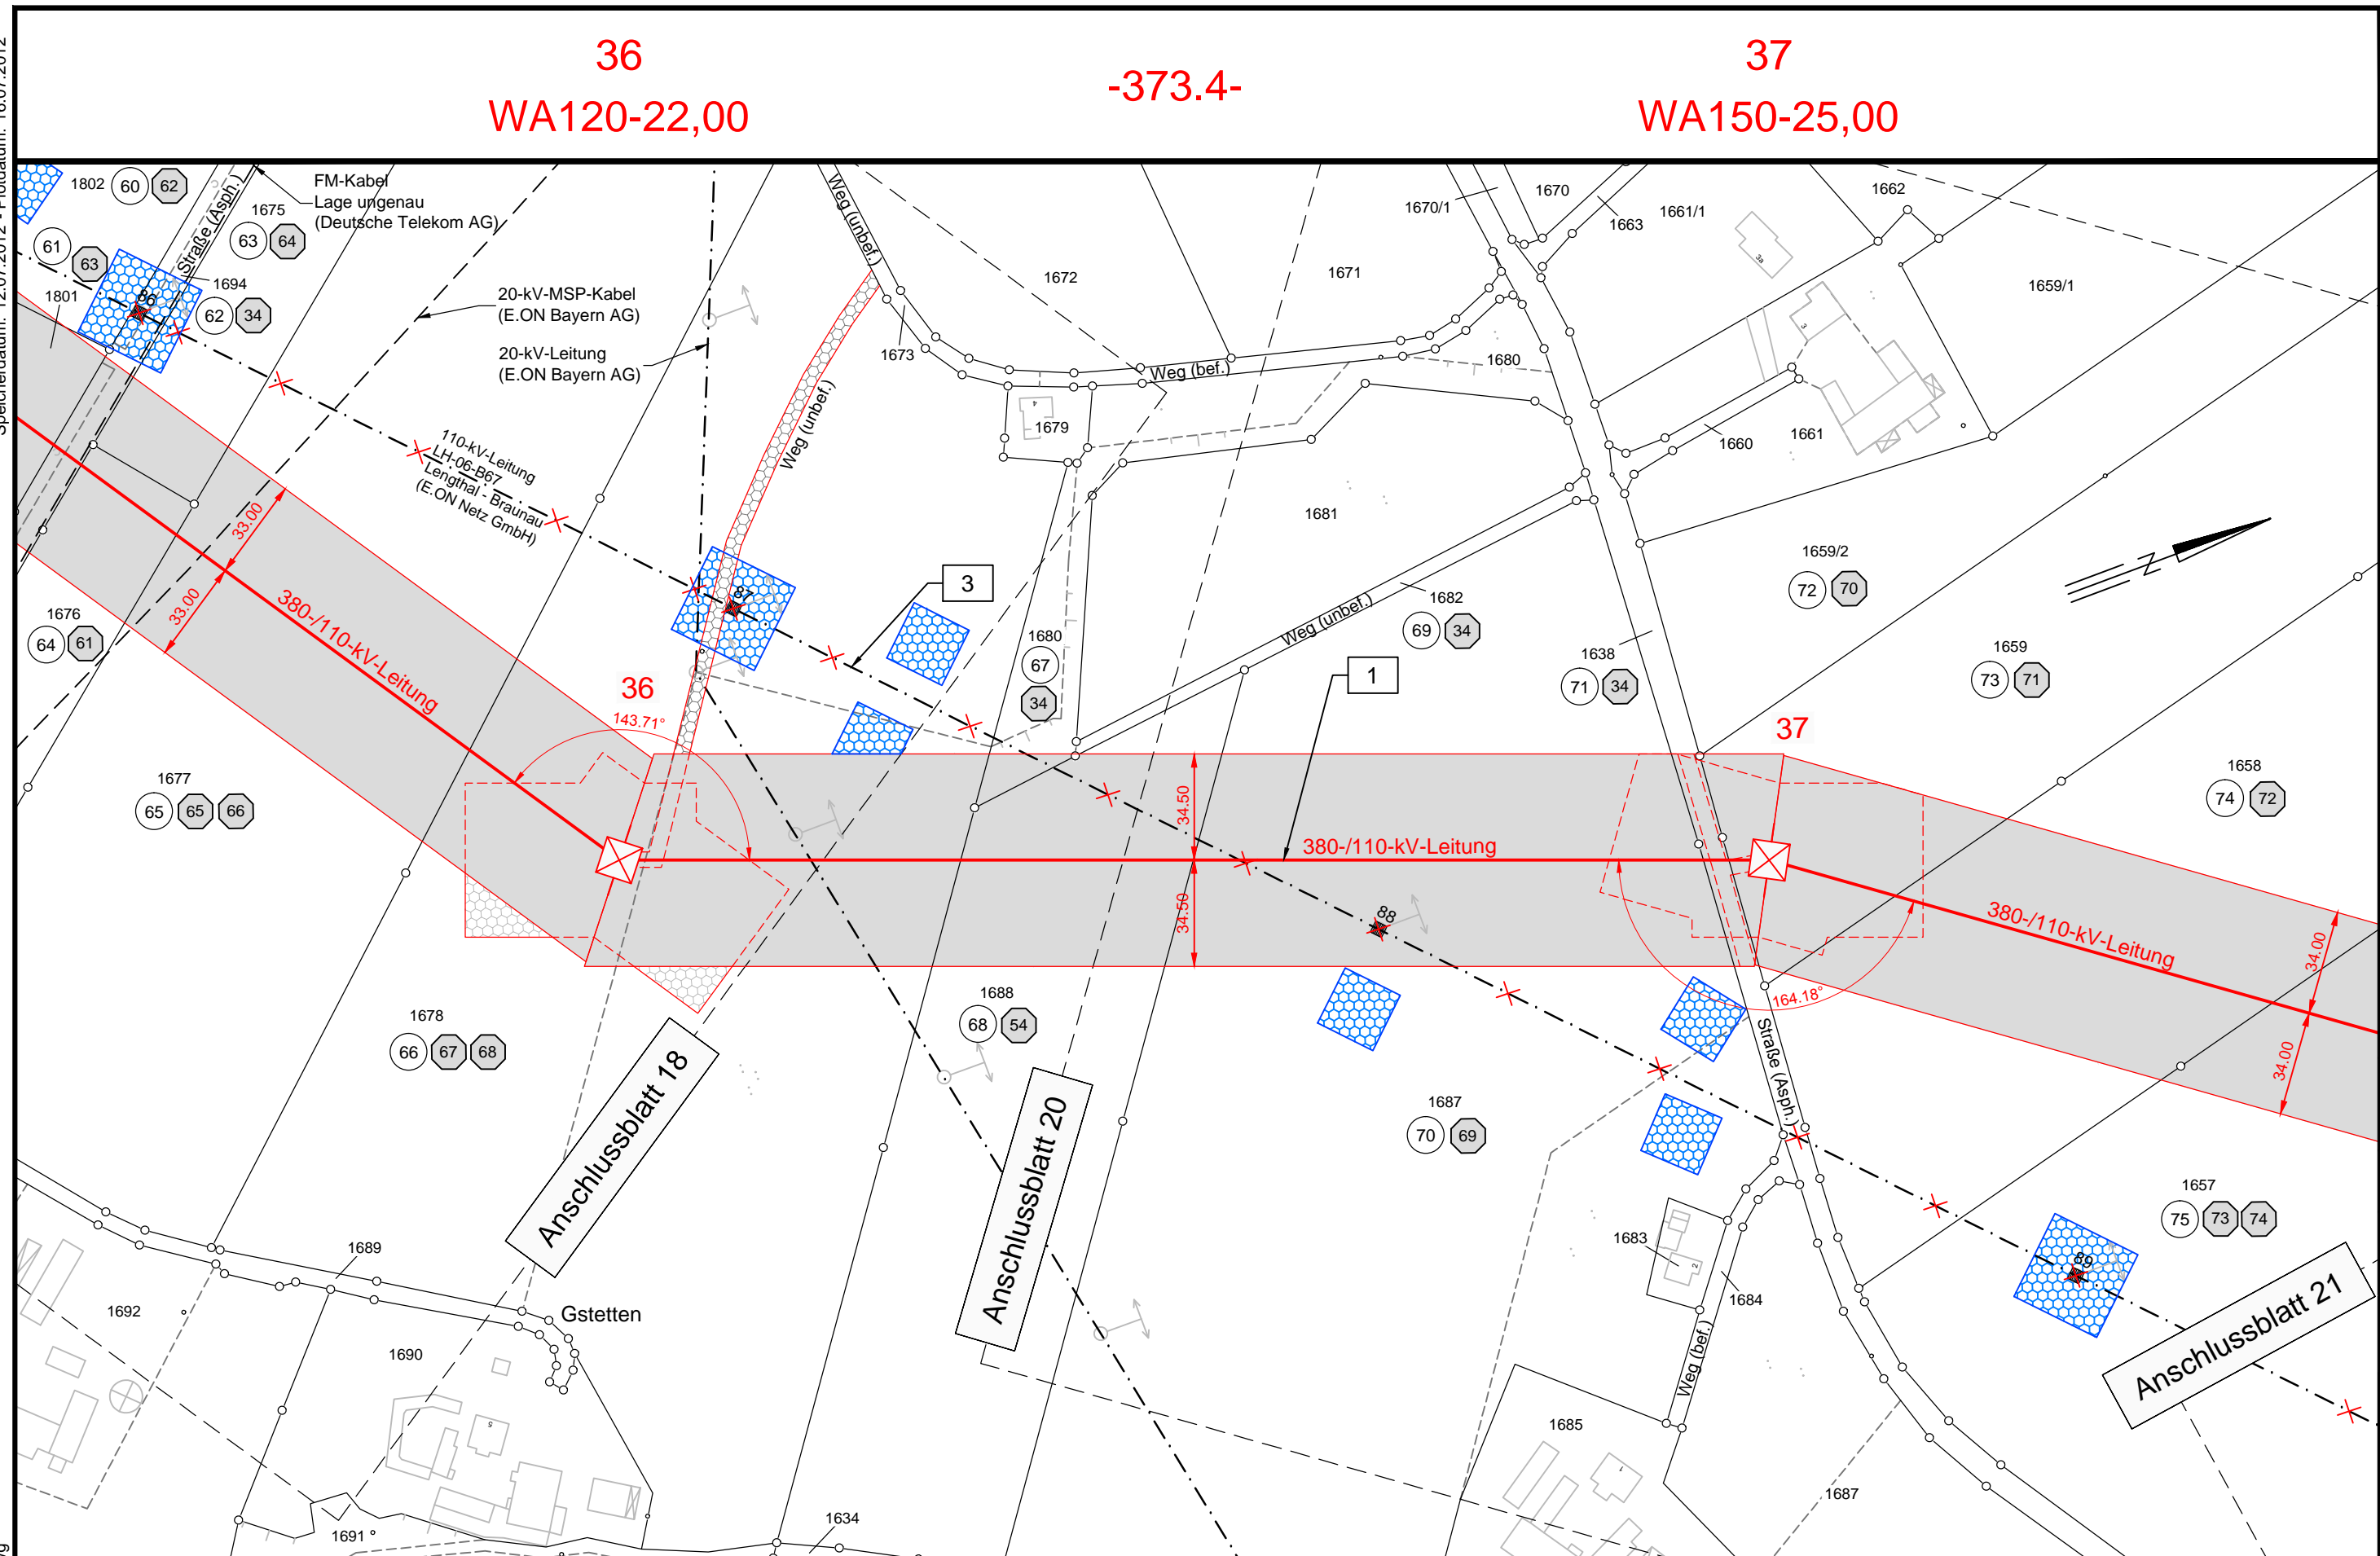

36
WA120-22,00

-373.4-

37
WA150-25,00

Unterlage 9.3




380-kV-Anschlussleitung KW Haiming - UW Simbach

Sonderlageplan Provisorium

Mast-Nr. 36 - Mast-Nr. 37

Legende:

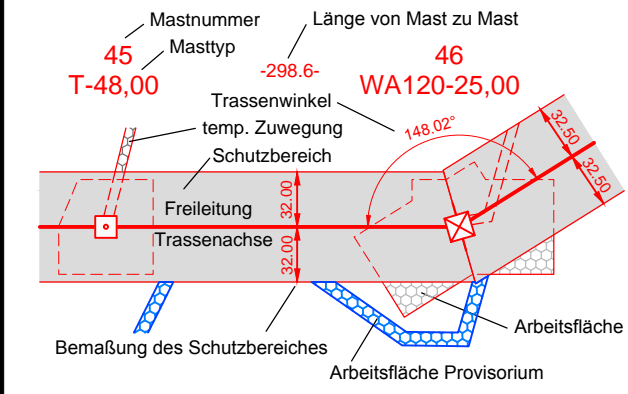

Grenzen:

- Land
- Kreis
- Stadt/Gem.
- Gemarkung
- Flur
- Flurstück
- Flurbereinigung
- Rückbau Hoch- und Mittelsp.-Ltg.

- 1 Bauwerksnummer
- 1 Eigentümer Schlüsselnummer
- 5 Grundstücksordnungsnummer
- 37 Flurstücksnummer
- ⊗ Abspannmast
- ⊕ Tragmast

Vorhabensträgerin: **OMV** Kraftwerk Haiming GmbH
Haiminger Straße 1
D-84489 Burghausen

Generalplaner: **FICHTNER** GmbH & Co. KG
Sarweystraße 3
70191 Stuttgart

Planfeststellungsunterlage

Aufgestellt
Burghausen, 01.06.2012

Roberto Voch

Satzungsgemäß ausgelegen in der Zeit
vom
bis

Zeit und Ort der Auslegung sind vor Auslegung ortsüblich bekannt gemacht worden

Gemeinde:

Firma
K2E
K2 Engineering GmbH

Maßstab:
1:2000

Einheit:
Meter

Datum	Name
Bearb. 10.04.2012	Vocht
Gepr. 12.04.2012	Flemme
Zustand	Gültig
Org.-Einheit NAL	-

Dienstsigel/Unterschrift

Planfeststellungsbehörde

Landkreis Rottal-Inn

Gemeinde Kirchdorf a.Inn
Gemarkung Kirchdorf a.Inn