


Speicherdatum: 12.07.2012 - Plotdatum: 16.07.2012

**18**  
WAZ120-17,50/25,00

**-403.6-**

**19**  
WA150-31,00

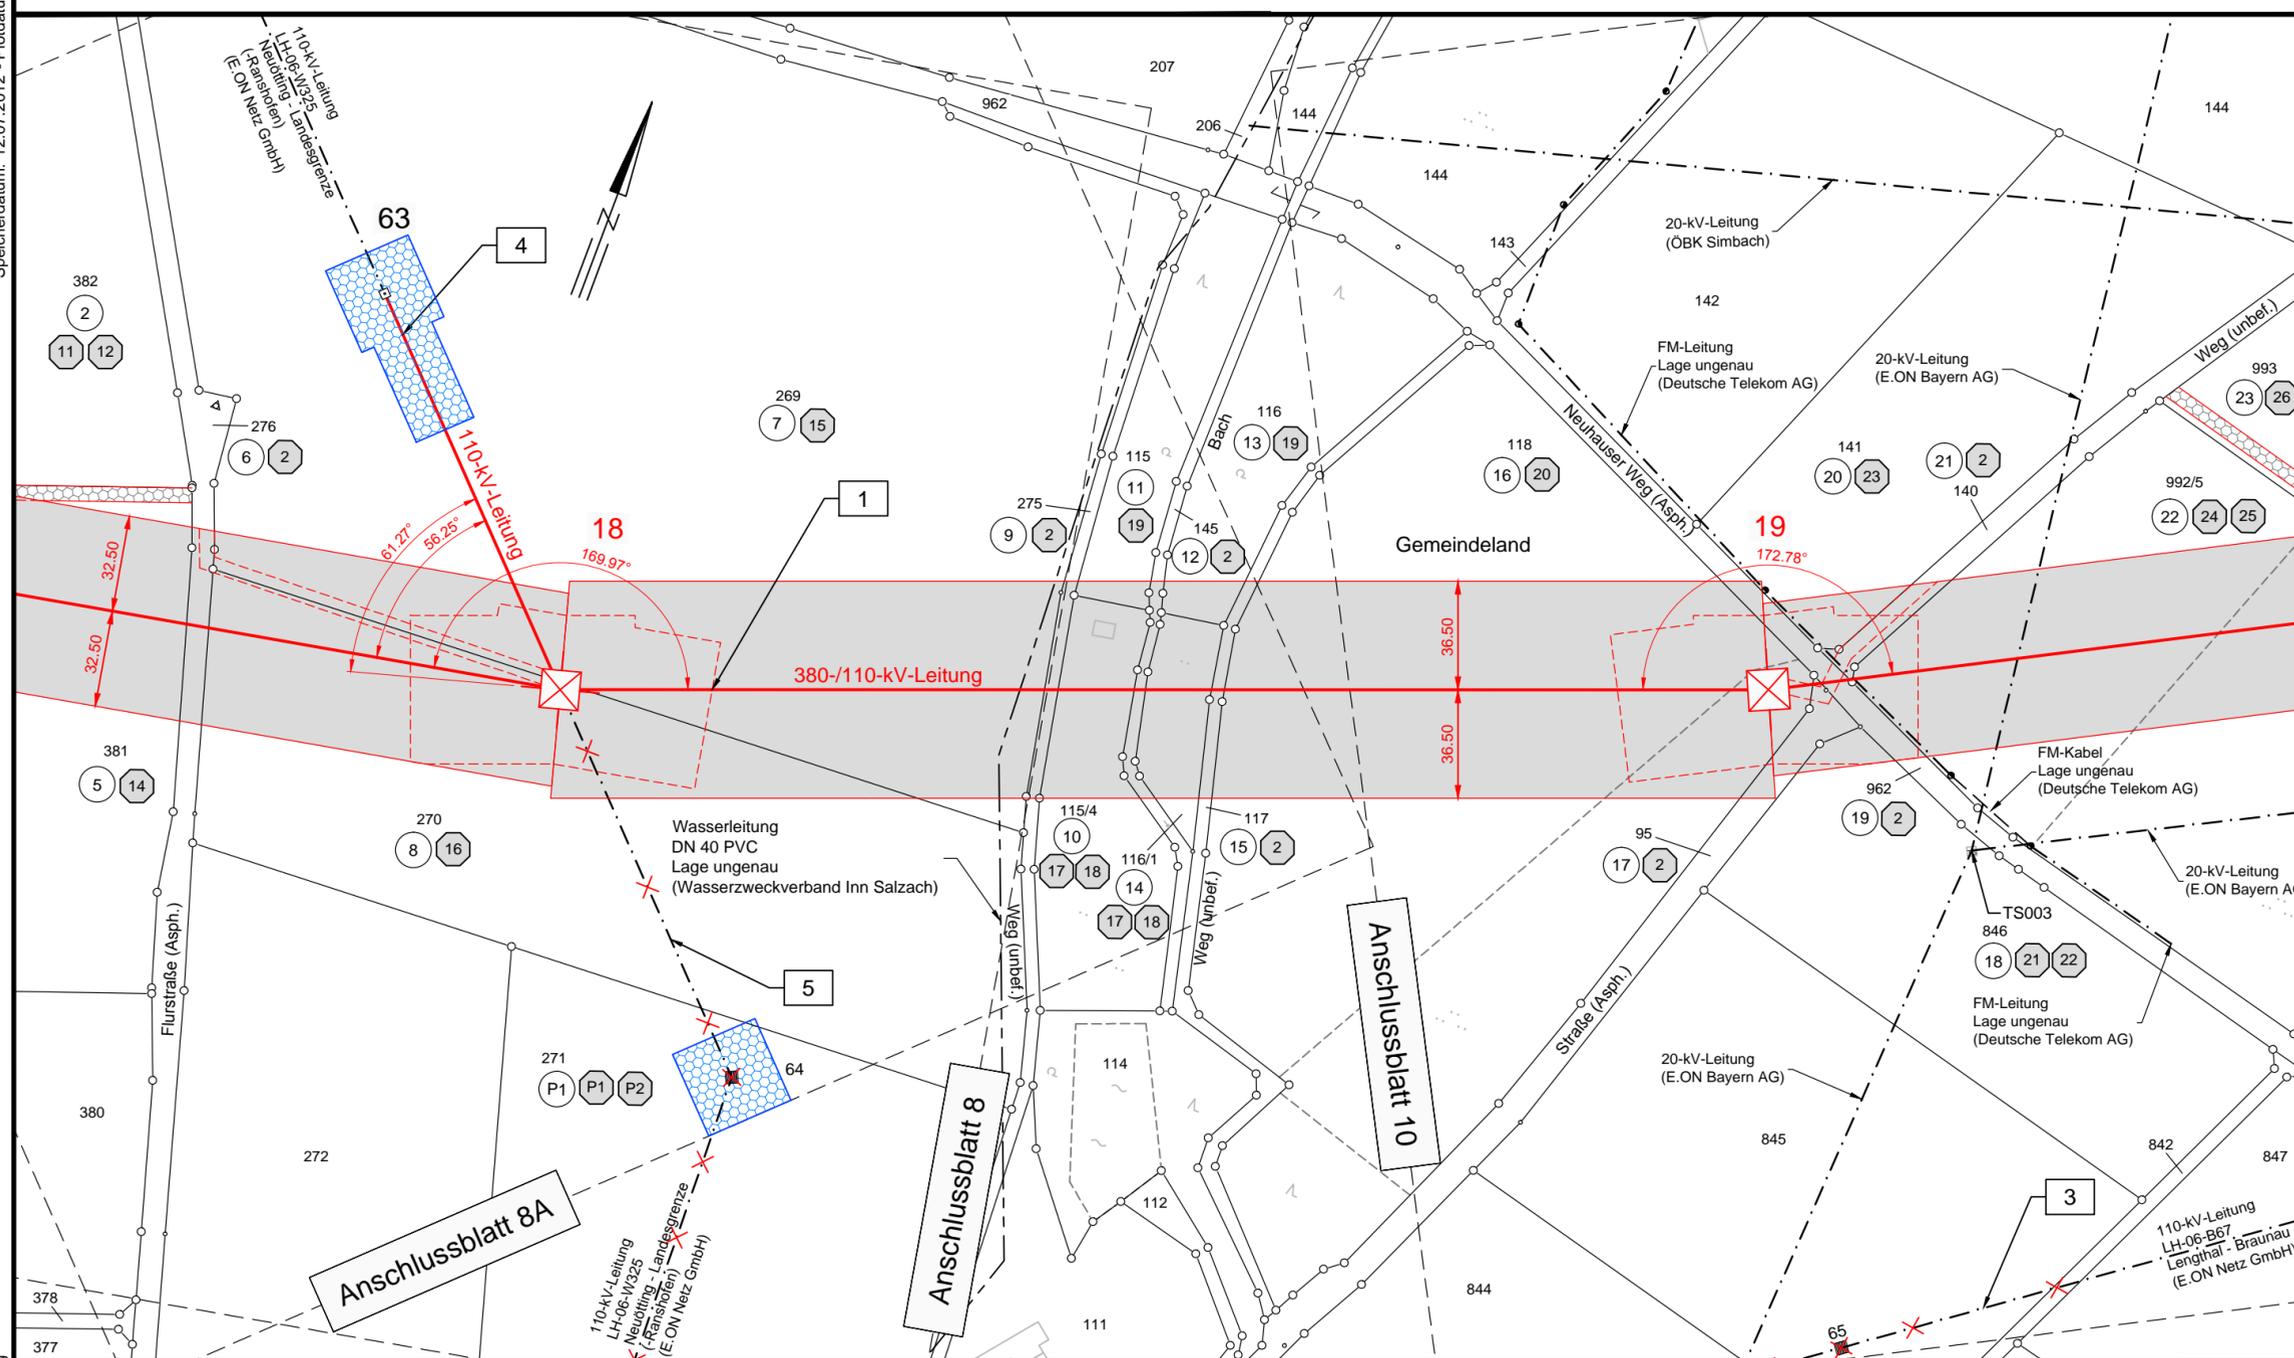

# Unterlage 9.3




## 380-kV-Anschlussleitung KW Haiming - UW Simbach

### Sonderlageplan Provisorium

Mast-Nr. 18 - Mast-Nr. 19

**Legende:**

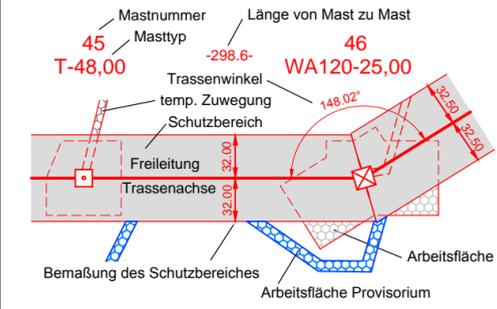

**Grenzen:**

- Land
- Kreis
- Stadt/Gem.
- Gemarkung
- Flur
- Flurstück
- Flurbereinigung
- Rückbau Hoch- und Mittelsp.-Ltg.

- 1 Bauwerksnummer
- 1 Eigentümer Schlüsselnummer
- 6 Grundstücksordnungsnummer
- 37 Flurstücksnummer
- ⊗ Abspannmast
- ⊕ Tragmast

Vorhabensträgerin: **OMV** Kraftwerk Haiming GmbH  
Haiminger Straße 1  
D-84489 Burghausen

Generalplaner: **FICHTNER** GmbH & Co. KG  
Sarweystraße 3  
70191 Stuttgart

### Planfeststellungsunterlage

Aufgestellt  
Burghausen, 01.06.2012

*Roberto Voch*

Satzungsgemäß ausgelegen in der Zeit  
vom .....  
bis .....

Zeit und Ort der Auslegung sind vor Auslegung ortsüblich bekannt gemacht worden  
Gemeinde: .....

Firma **K2E**  
K2 Engineering GmbH

Maßstab: 1:2000  
Einheit: Meter

Dienstsigel/Unterschrift .....

Planfeststellungsbehörde

Datum	Name
Bearb. 10.04.2012	Vocht
Gepr. 12.04.2012	Flemme
Zustand	Gültig
Org.-Einheit NAL	-

**Landkreis Altötting**      **Gemeinde Haiming**  
Gemarkung Haiming

SLP9\_018-019.dwg