


LAGEPLAN

110-kV-Kabelleitung
Anschluss Tann
Ltg.-Nr. LH-08-O58/1 und O58/2
UW Tann - Ltg. O58

Maßstab 1:1000

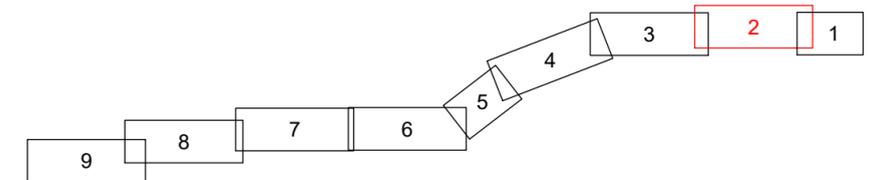

Grenzen :

- Land
- Reg.Bez.
- Kreis
- Stadt/Gem.
- Gemarkung
- Flur
- Flurstück

Geobasisdaten © Bayerische Vermessungsverwaltung 2017

Randling	Reut	Rottal-Inn
Gemarkung	Gemeinde	Landkreis

Planfeststellungsunterlage

Aufgestellt : 31.10.2019
Bayreuth
Bayernwerk Netz GmbH
i.V. *H. Selch* i.A. *S. Horn*

Satzungsgemäß ausgelegen in der Zeit
vom
bis

Zeit und Ort der Auslegung sind vor Auslegung ortsüblich bekannt gemacht worden

Gemeinde:

	Maßstab	Einheit	
	Länge=1:1000	Meter	
	Datum	Name	
	Bearb. 18.10.2019	Ehlerz	
	Gepr. 18.10.2019	Obermeier	
	Norm		
	SPIE SAG GmbH		
A	Verkl. Arbeitsb.	16.04.21	Eh
Zust.	Änderung	Datum	Name
			Urspr.:

Dienstsigel/Unterschrift

Planfeststellungsbehörde



Landkreis Rottal-Inn
Gemeinde Reut
Gmkg. Randling