


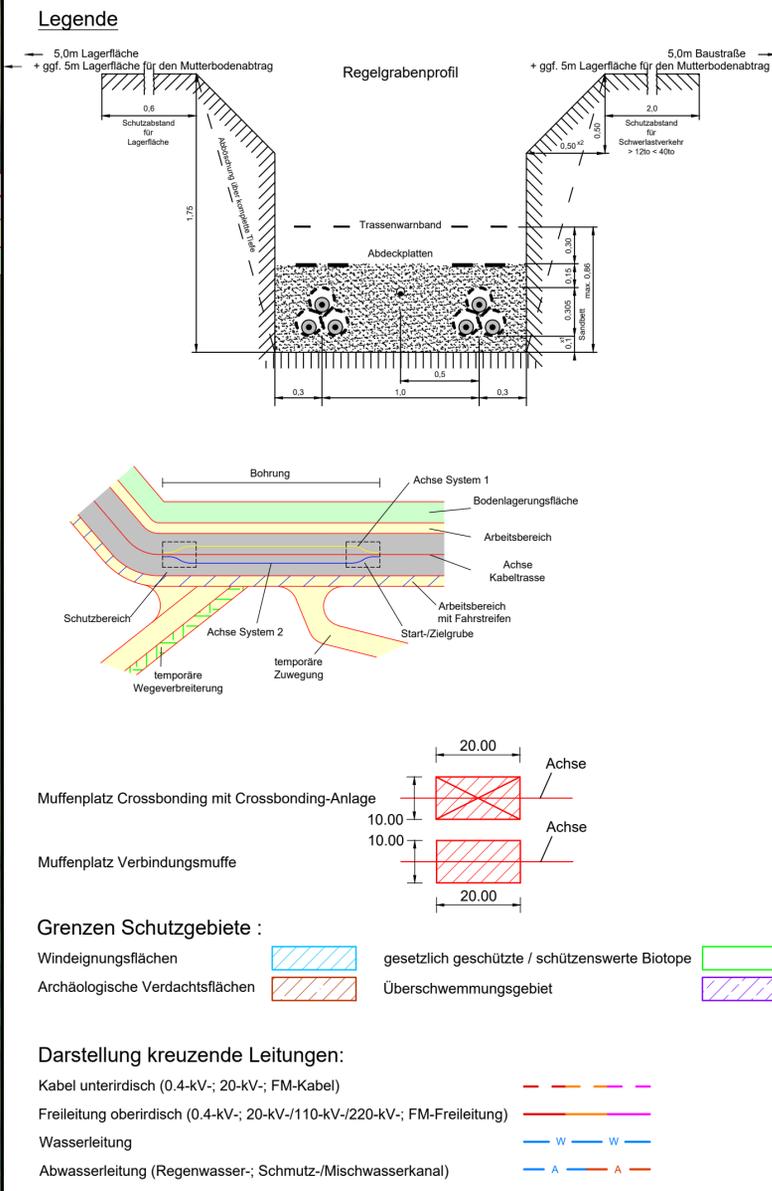

Landkreis Rottal-Inn
Gemeinde Reut
Gmgk. Randling



LAGEPLAN


110-kV-Kabelleitung

Anschluss Tann

Ltg.-Nr. LH-08-O58/1 und O58/2

UW Tann - Ltg. O58

Maßstab 1:1000

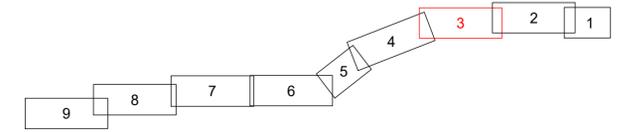

Grenzen :

Land	Reg.Beiz.	Kreis	Stadt/Gem.	Gemarkung	Flur	Flurstück
Land	Reg.Beiz.	Kreis	Stadt/Gem.	Gemarkung	Flur	Flurstück

Geobasisdaten © Bayerische Vermessungsverwaltung 2017

Randling	Reut	Rottal-Inn
Gemarkung	Gemeinde	Landkreis

Planfeststellungsunterlage

Aufgestellt : 31.10.2019

Bayreuth

Bayernwerk Netz GmbH

i.V. *H. SCH* i.A. *S. SCH*

Maßstab

Länge=1:1000

Einheit

Meier

Datum

Name

Bearb. 18.10.2019

Gepr. 18.10.2019

Norm

SPIE SAG GmbH

bayerwerk

Zust. Änderung Datum Name Urspr.

Satzungsgemäß ausgelegt in der Zeit vom bis

Zeit und Ort der Auslegung sind vor Auslegung ortsüblich bekannt gemacht worden

Gemeinde:

Dienstsiegel/Unterschrift

Planfeststellungsbehörde