




Landkreis Rottal-Inn  
Gemeinde Reut  
Gmkg. Rantling

## LAGEPLAN

### 110-kV-Kabelleitung Anschluss Tann Ltg.-Nr. LH-08-O58/1 und O58/2 UW Tann - Ltg. O58

Maßstab 1:1000

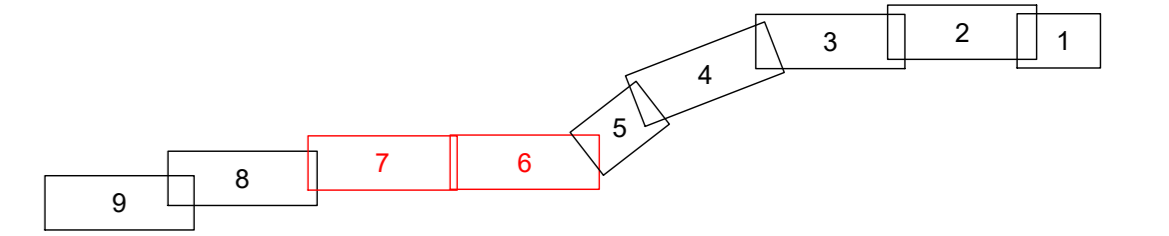

Grenzen :

- Land
- Reg. Bez.
- Kreis
- Stadt/Gem.
- Gemarkung
- Flur
- Flurstück

Geobasisdaten © Bayerische Vermessungsverwaltung 2017

Rantling	Reut	Rottal-Inn
Zimmern	Tann	Rottal-Inn
Gemarkung	Gemeinde	Landkreis

#### Planfeststellungsunterlage

Aufgestellt : 31.10.2019  
 Bayreuth  
 Bayernwerk Netz GmbH  
 i.V. *H. SCH* i.A. *S. Hoffm*

Satzungsgemäß ausgelegt in der Zeit  
 vom \_\_\_\_\_ bis \_\_\_\_\_  
 Zeit und Ort der Auslegung sind vor Auslegung ortsüblich bekannt gemacht  
 worden  
 Gemeinde: \_\_\_\_\_

		Maßstab Länge=1:1000	Einheit Meter
	Datum	Name	
	Bearb. 18.10.2019	Ehlertz	
	Gepr. 18.10.2019	Obermeier	
	Norm		
	SPIE SAG GmbH		
A	Verh. Arbeitsb.	16.04.21	Eh
Zust.	Änderung	Datum	Name
			Urspr:

Dienstsigel/Unterschrift \_\_\_\_\_  
 Planfeststellungsbehörde