



**Legende**

1 Laufende Nummer Grunderwerbsverzeichnis

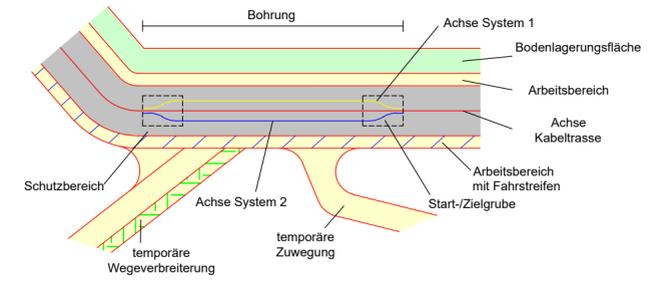

Muffenplatz Crossbonding mit Crossbonding-Anlage  
 Muffenplatz Verbindungsmuffe

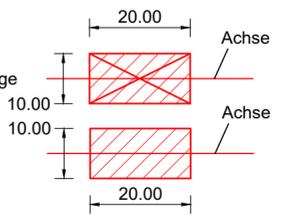

**Grenzen Schutzgebiete :**


- Windeignungsflächen gesetzlich geschützte / schützenswerte Biotope
- Archäologische Verdachtsflächen Überschwemmungsgebiet

**Darstellung kreuzende Leitungen:**

- Kabel unterirdisch (0.4-kV-; 20-kV-; FM-Kabel)
- Freileitung oberirdisch (0.4-kV-; 20-kV-/110-kV-/220-kV-; FM-Freileitung)
- Wasserleitung
- Abwasserleitung (Regenwasser-; Schmutz-/Mischwasserkanal)

**LAGEPLAN**  
 Übersicht der Grunderwerb  
 110-kV-Kabelleitung  
 Anschluss Tann  
 Ltg.-Nr. LH-08-O58/1 und O58/2  
 UW Tann - Ltg. O58

Maßstab 1:1000

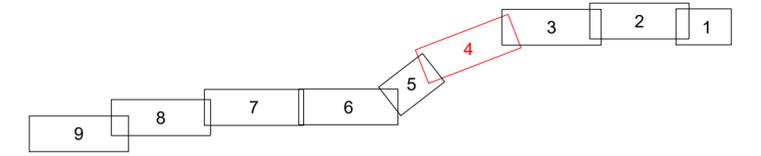

**Grenzen :**

- Land
- Reg.Beiz.
- Kreis
- Stadt/Gem.
- Gemarkung
- Flur
- Flurstück

Geobasisdaten © Bayerische Vermessungsverwaltung 2017

Randling	Reut	Rottal-Inn
Zimmern	Tann	Rottal-Inn
Gemarkung	Gemeinde	Landkreis

**Planfeststellungsunterlage**

Aufgestellt : 31.10.2019  
 Bayreuth  
 Bayernwerk Netz GmbH  
 i.V. *H. Sch* i.A. *S. Hoffm*

	Maßstab	Einheit
	Länge=1:1000	Meter
	Datum	Name
	Bearb. 18.10.2019	Ehleritz
	Gepr. 18.10.2019	Obermeier
	Norm	
	SPIE SAG GmbH	

Satzungsgemäß ausgelegt in der Zeit vom ... bis ...  
 Zeit und Ort der Auslegung sind vor Auslegung ortsüblich bekannt gemacht worden  
 Gemeinde: .....

Zust.	Änderung	Datum	Name	Urspr.:
-------	----------	-------	------	---------