
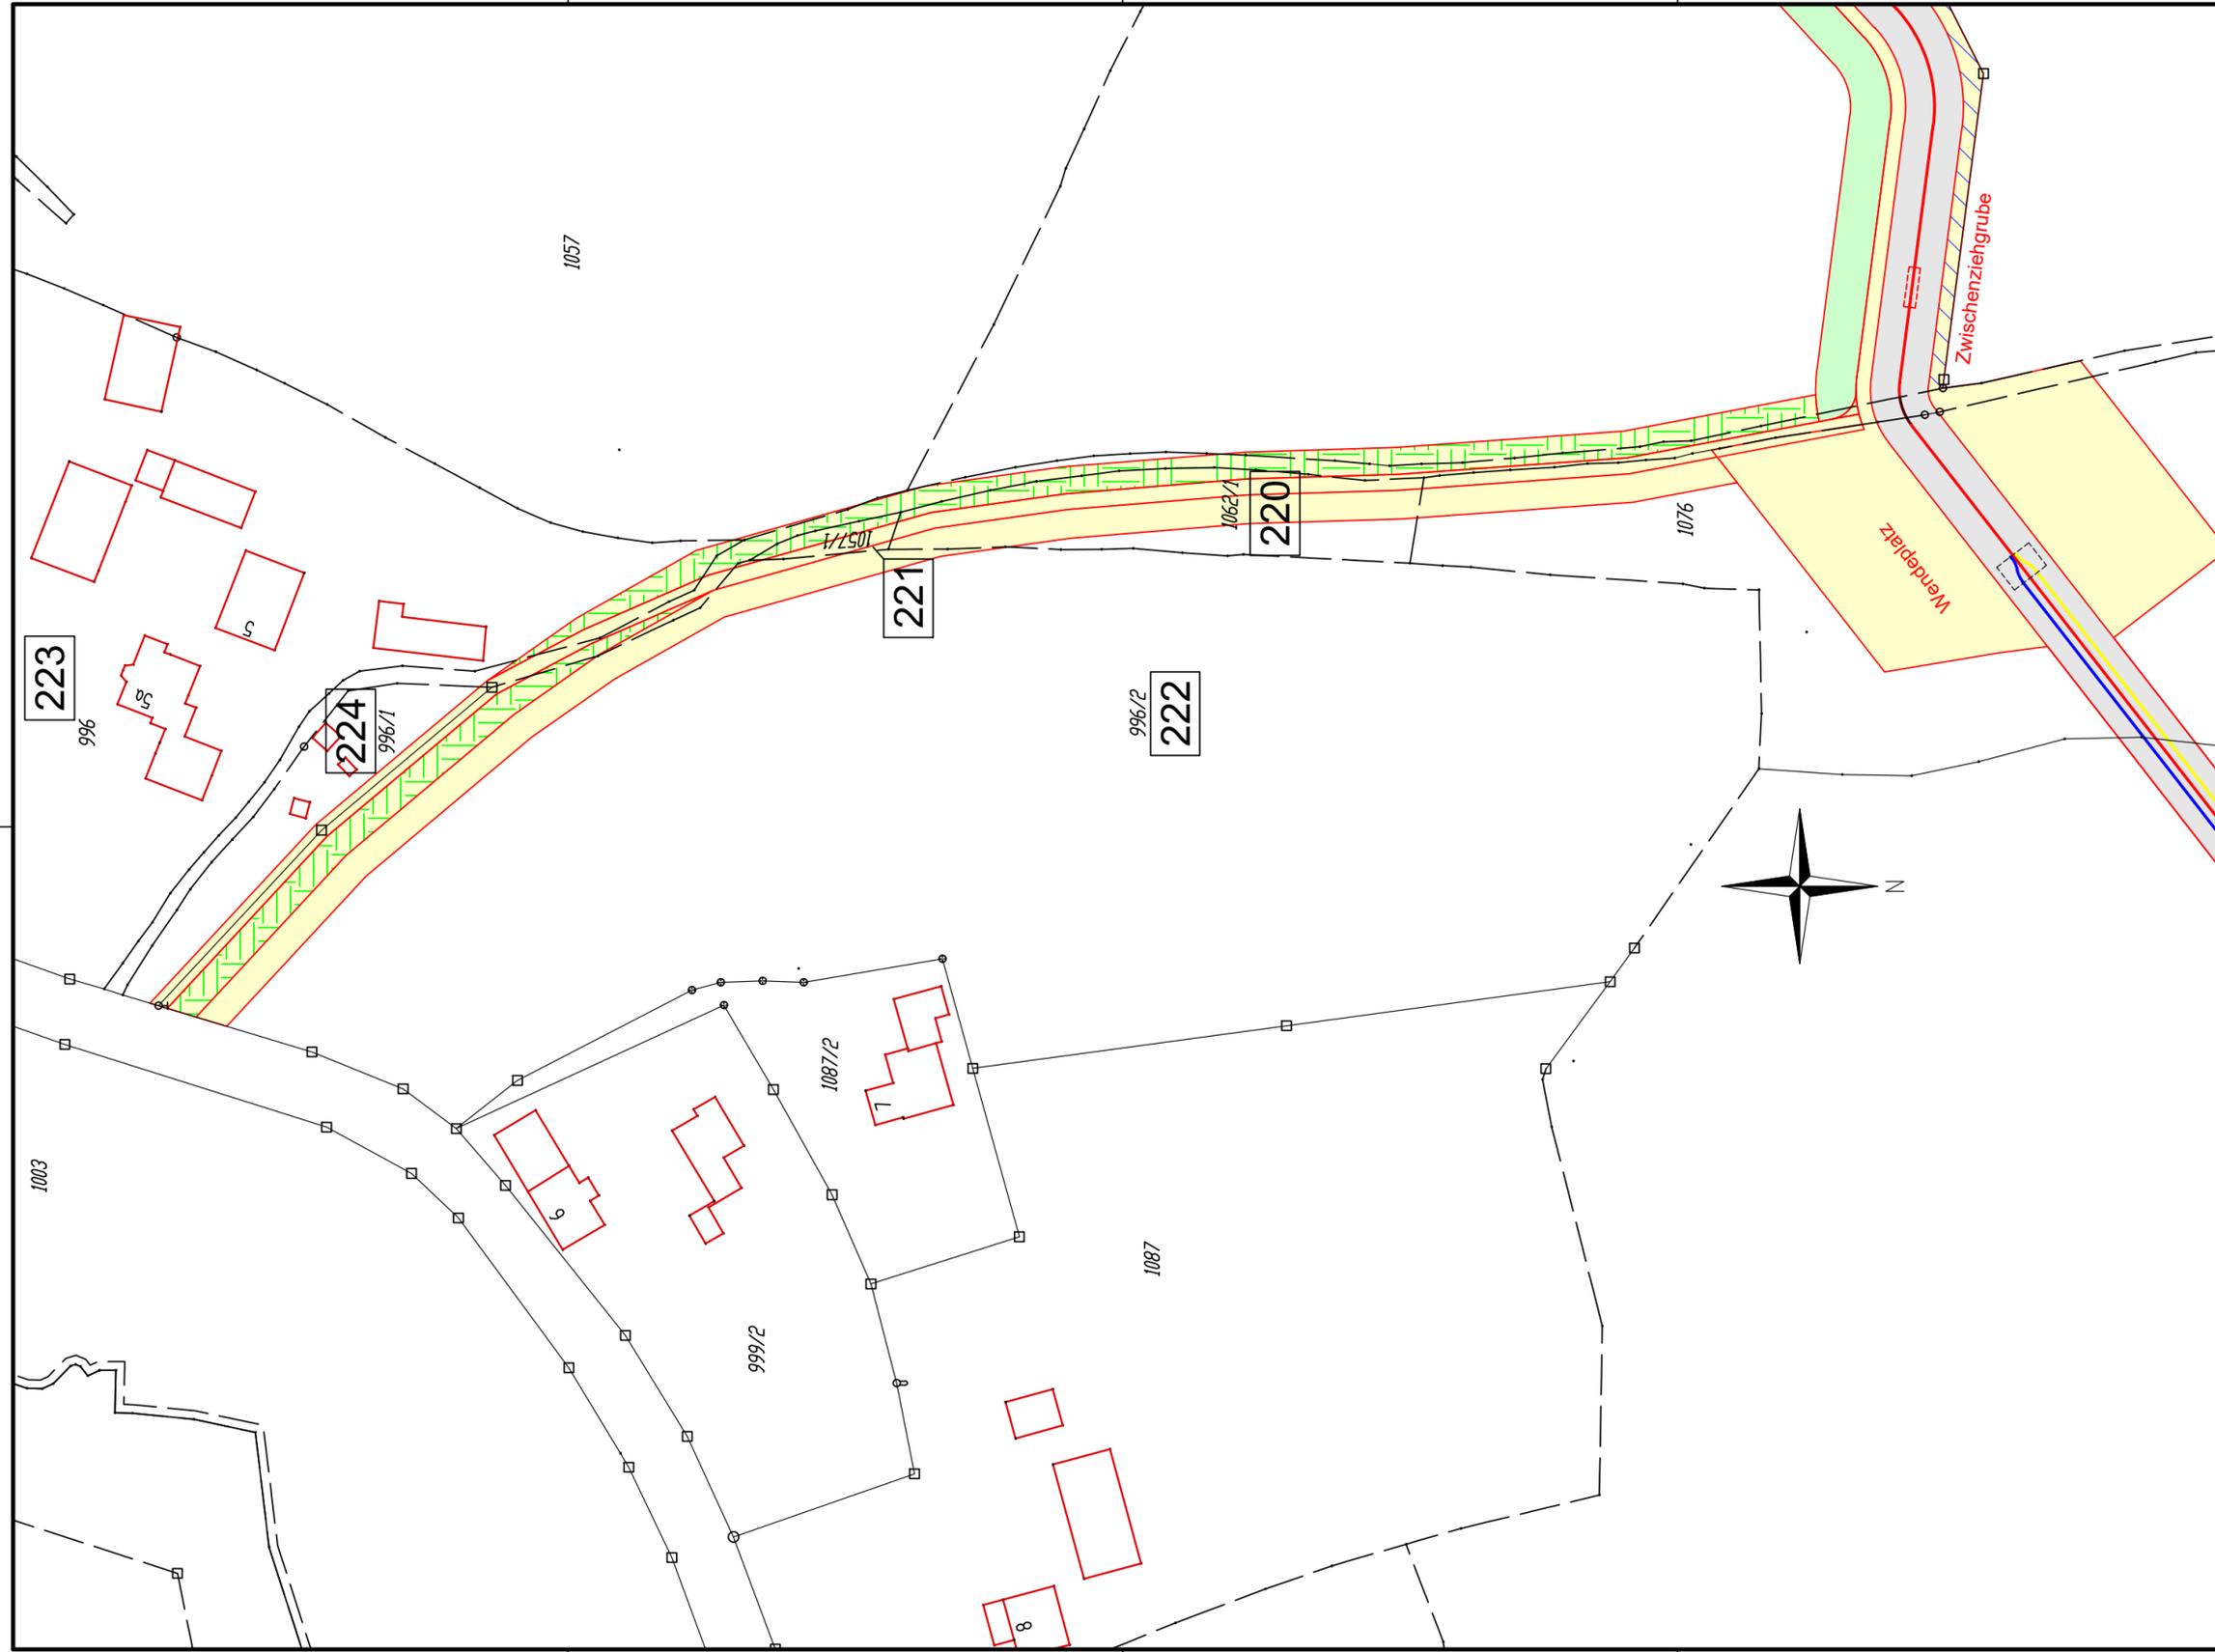


LAGEPLAN

Übersicht der Grunderwerb
110-kV-Kabelleitung
Anschluss Tann
Ltg.-Nr. LH-08-O58/1 und O58/2
UW Tann - Ltg. O58

Maßstab 1:1000

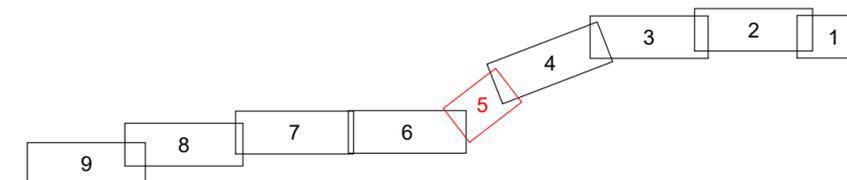

Grenzen :

- Land
- Reg. Bez.
- Kreis
- Stadt/Gem.
- Gemarkung
- Flur
- Flurstück

Geobasisdaten © Bayerische Vermessungsverwaltung 2017

Randling	Reut	Rottal-Inn
Zimmern	Tann	Rottal-Inn
Gemarkung	Gemeinde	Landkreis

Planfeststellungsunterlage

Aufgestellt : 31.10.2019
Bayreuth
Bayernwerk Netz GmbH
i.V. *H. Sehn* i.A. *S. Horn*

	Maßstab	Einheit		
	Länge=1:1000	Meter		
	Datum	Name		
	Bearb. 18.10.2019	Ehlerz		
	Gepr. 18.10.2019	Obermeier		
	Norm			
	SPIE SAG GmbH			
Zust.	Änderung	Datum	Name	Urspr.:

Satzungsgemäß ausgelegt in der Zeit
vom
bis

Zeit und Ort der Auslegung sind vor Auslegung ortsüblich bekannt gemacht worden

Gemeinde:

Dienstsigel/Unterschrift

Planfeststellungsbehörde