

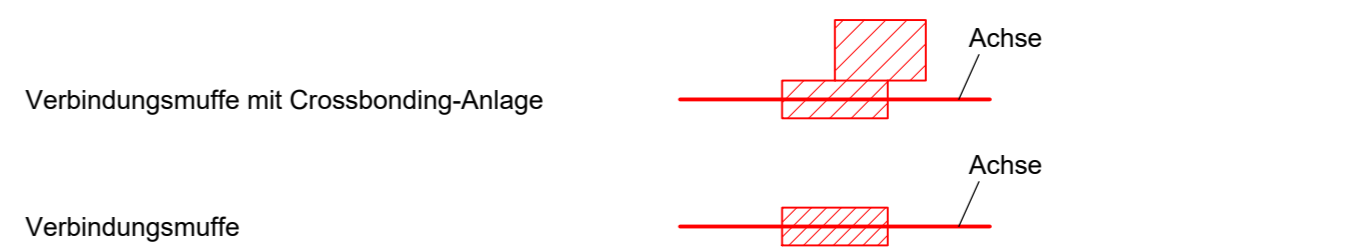


Legende

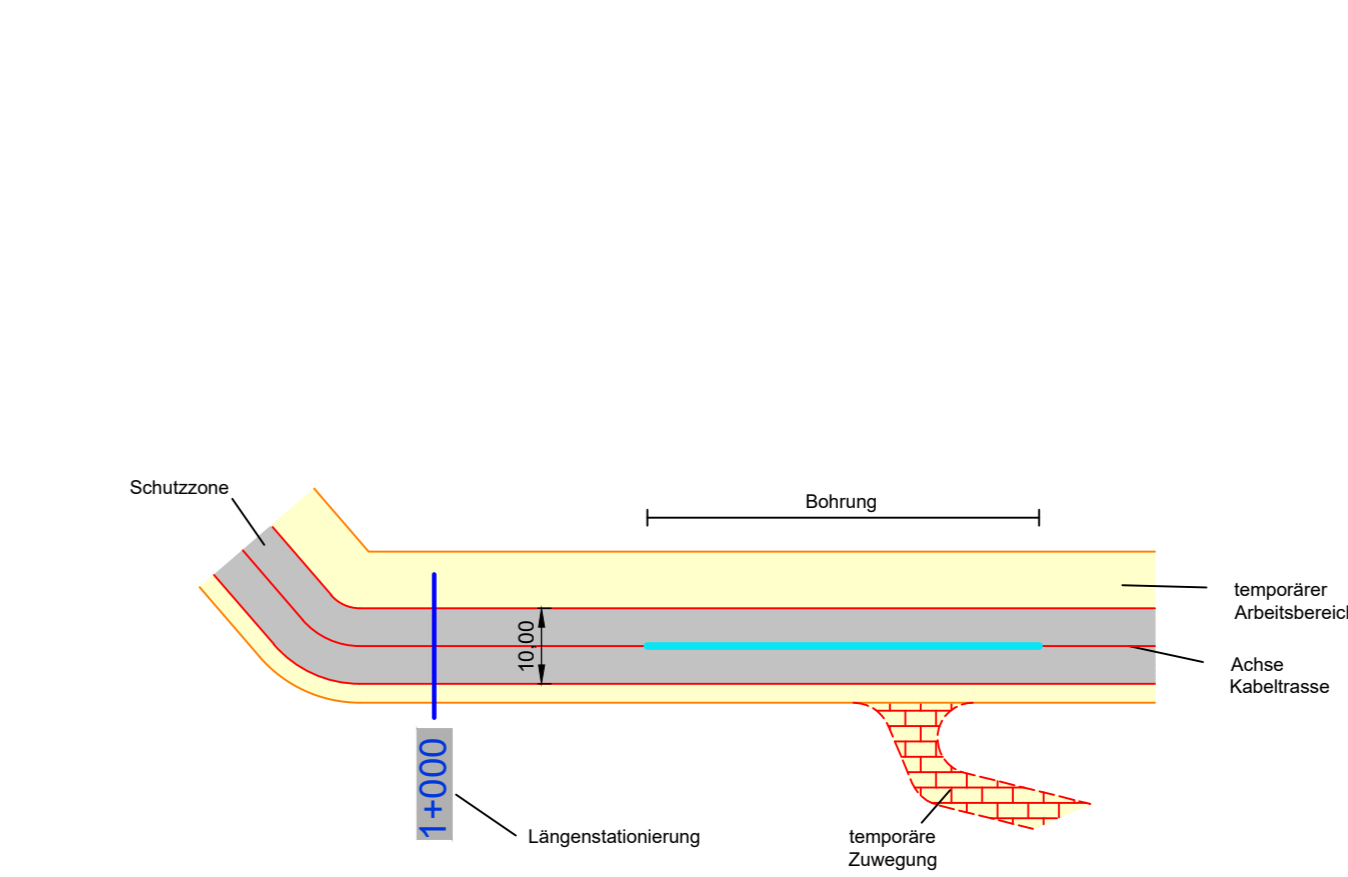

Darstellung kreuzende Leitungen :

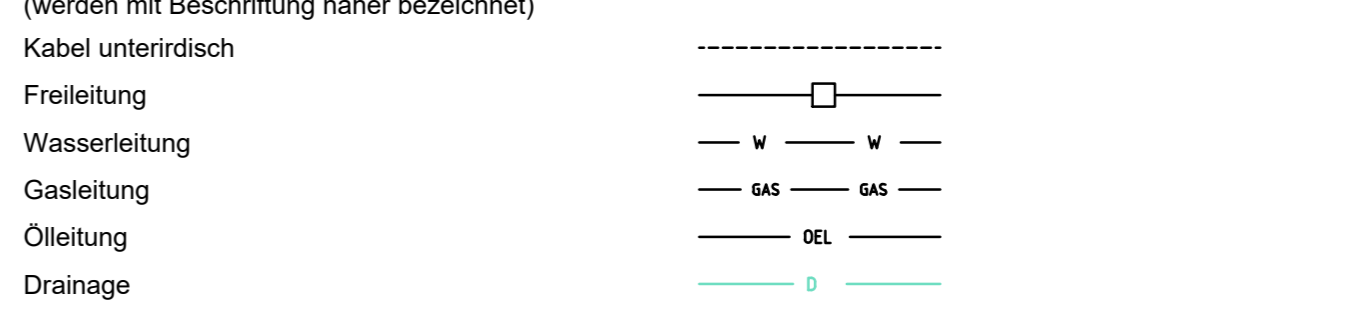

LAGEPLAN


110-kV-Kabelleitung

Anschluss Bachl 3 und 4

Ltg.Nr. LH-08-O1/3 und LH-08-O1/4

M. Nr.150n - UW Bachl

Maßstab 1 : 1000

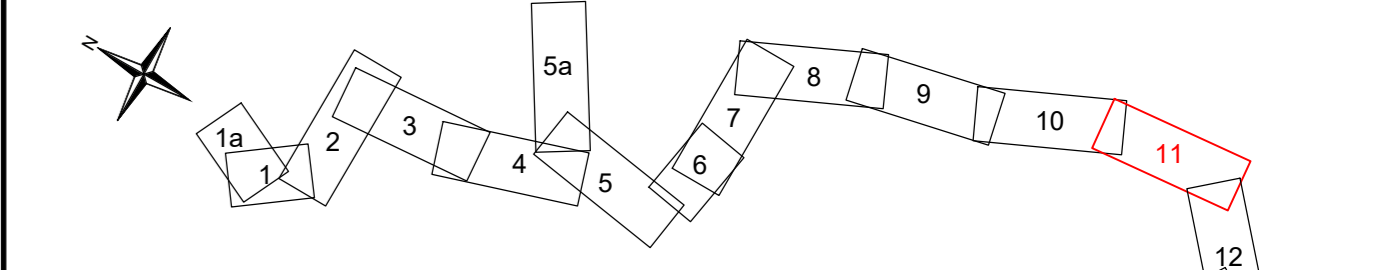

Grenzen gemäß Festlegung der Bundesländer :

Land	Reg.Be.	Kreis	Stadt/Gem.	Gemarkung	Flur	Flurstück
				Bachl	Rohr in Niederbayern	Kelheim
				Gemarkung	Gemeinde	Landkreis

Index	Datum	Gezeichnet	Änderung	Verweis	Maßstab	Format
					1 : 1000	297x1189
Zugehörigkeit						
Technische Referenz	Erstellt durch	Genehmigt von	Erstelldatum	Status	Zahlteil	
BAG DNLL	OMEXOM S. von Ehrenstein	BAGE-TA P. Hilburger	17.11.2020	Gültig	11 Blatt 12	
bayerwerk netz		Objektname 110-kV-Kabelleitung Anschluss Bachl 3 und 4 Ltg.Nr. LH-08-O1/3 und LH-08-O1/4 Klassifikation Planfeststellungsunterlage				
ID	Titel Anlage 04.01.02.11 - Lageplan - Blatt11					