




Legende

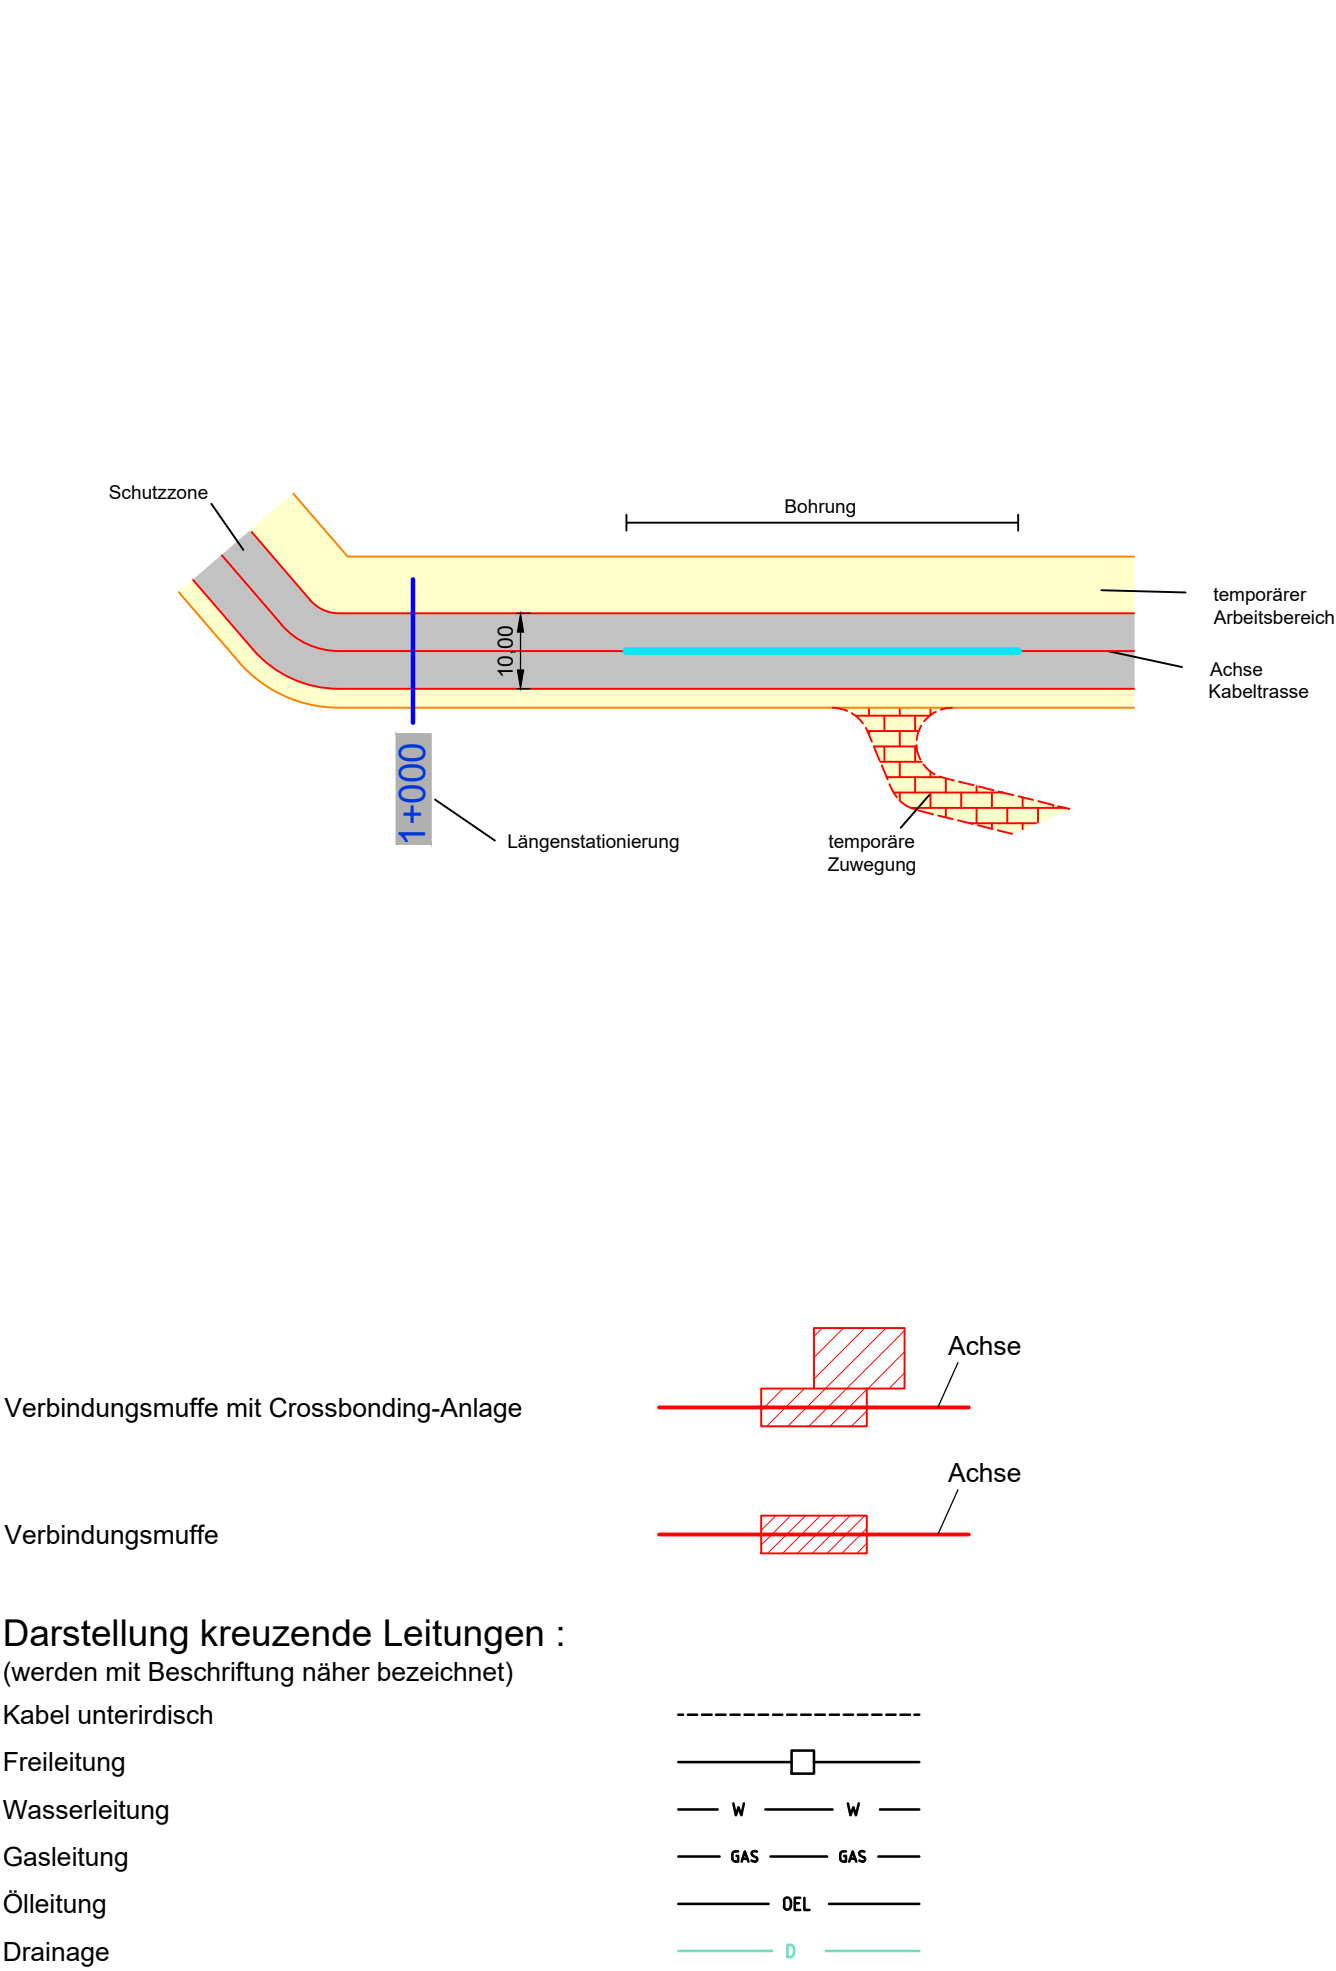


LAGEPLAN

**110-kV-Kabelleitung
Anschluss Bacht 3 und 4
Ltg.Nr. LH-08-O1/3 und LH-08-O1/4**

M. Nr.150n - UW Bacht

Maßstab 1 : 1000

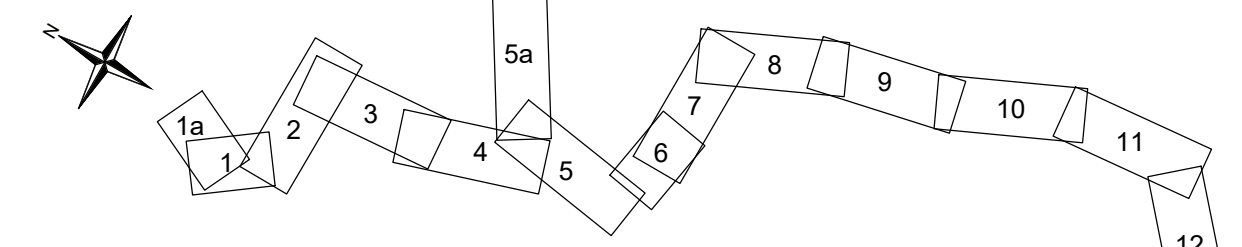

Grenzen gemäß Festlegung der Bundesländer :

Land	Reg. Bez.	Kreis	Stadt/Gem.	Gemarkung	Flur	Flurstück
Land	Reg. Bez.	Kreis	Stadt/Gem.	Gemarkung	Flur	Flurstück
				Bacht	Rohr in Niederbayern	Kelheim
				Gemarkung	Gemeinde	Landkreis

Zugehörigkeit		Verweis	Maßstab	Format		
			1 : 1000	297x841		
Index	Datum	Gezeichnet	Änderung			
Technische Referenz		Erstellt durch	Genehmigt von	Erstelldatum	Status	Zahlteil
BAG DNLL		S. von Ehrenstein	BAGE-TA P. Hilburger	17.11.2020	Gültig	12a Blatt 12
bayerwerk netz		Objektname 110-kV-Kabelleitung Anschluss Bacht 3 und 4 Ltg.Nr. LH-08-O1/3 und LH-08-O1/4				
		Klassifikation Planfeststellungsunterlage				
ID	Titel Anlage 04.01.02.12 - Lageplan - Blatt12					